




PLANTA BAIXA TÉRREO
ESCALA 1:100

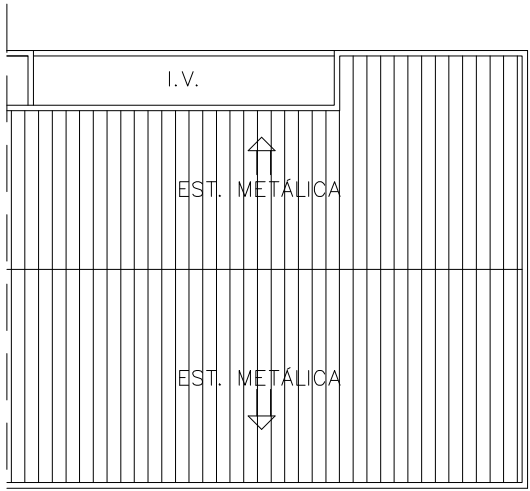

COBERTURA
ESCALA 1:200

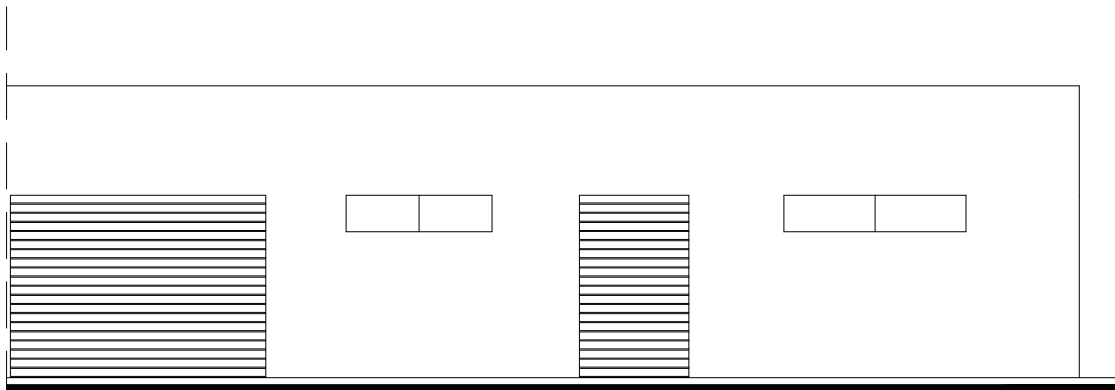


FACHADA FRONTAL
ESCALA 1:100

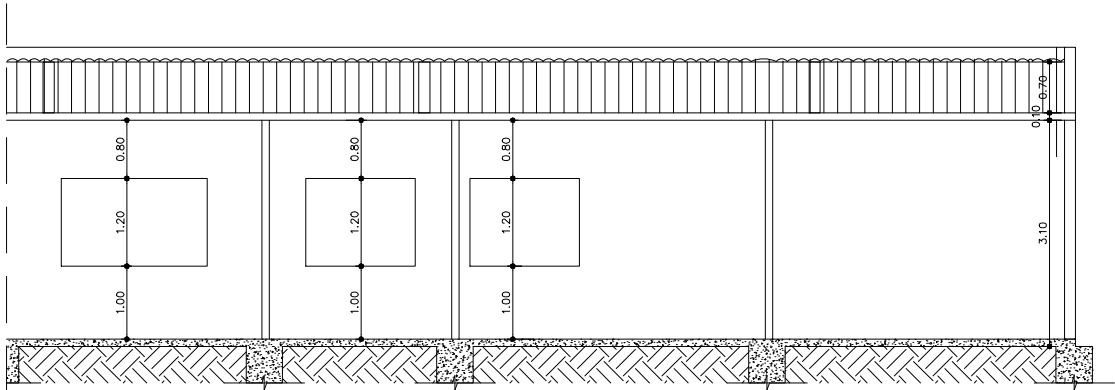


CORTE BB
ESCALA 1:100

PLACA M-7
DEVE SE AFIJAR A PLACA COM
OS SEGUINTES DIZERES:

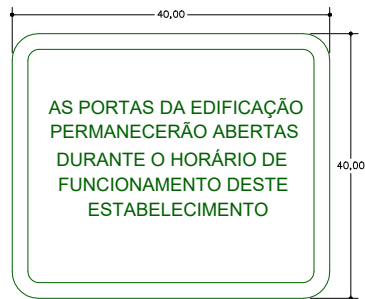

CORES:
FUNDO - VERDE
LETRAS - VERDE CLARO FOTOLUMINISCENTE

EXTINTOR DE INCENDIO

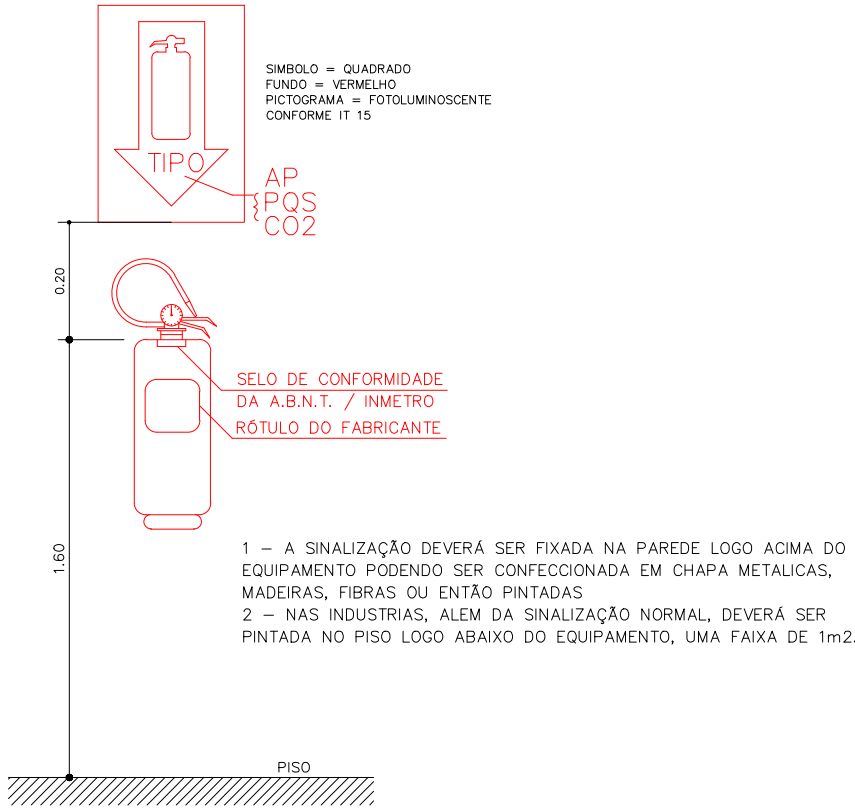


CONVENÇÕES:

- EXTINTOR DE INCÊNDIO TIPO PÓ ABC (PQS) - A:B:C
- PLACA DE SINALIZAÇÃO DE EQUIPAMENTOS DE INCÊNDIO E ALARME
- PLACA DE SINALIZAÇÃO DE ORIENTAÇÃO E SALVAMENTO

NOTAS:
"O SISTEMA DE SINALIZAÇÃO DE EMERGÊNCIA ATENDERÁ AO CONTIDO NA INSTRUÇÃO TÉCNICA Nº 15 DA CBMMG"


INFORMAÇÃO SOBRE OS SISTEMAS

EXTINTORES	ÁGUA PRESSURIZADA - 3A PÓ QUÍMICO SECO - 40 B:C - PÓ A:B:C - 3A,40B:C
ILUMINAÇÃO DE EMERGÊNCIA	LUMINÁRIA INDEPENDENTE COM LÂMPADA FLUORESCENTE DE 15 W / 127 V EQUIPADA COM BATERIA RECARREGÁVEL ALIMENTADA COM CIRCUITO ELÉTRICO INDEPENDENTE, ALTURA DE INSTALAÇÃO 2,50m DO PISO ACABADO

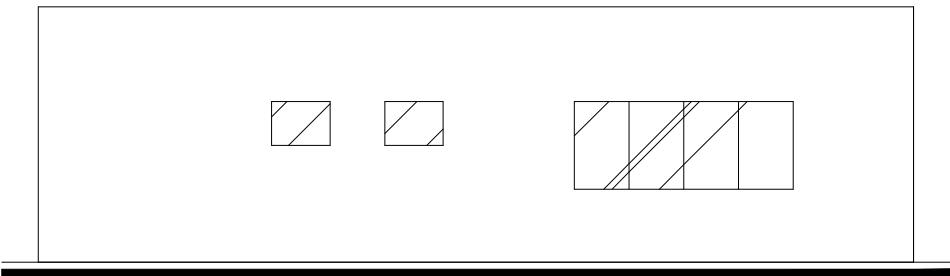

FACHADA LATERAL - RUA MARIA RITA MENDES
ESCALA 1:100

ANEXO "K" - INFORMAÇÕES SOBRE O SISTEMA - MEDIDAS DE SEGURANÇA				
EXTINTORES	PÓ QUÍMICO SECO - 40 B:C ÁGUA PRESSURIZADA - 3A		PÓ ABC - A.B.C - 3A, 40B:C	
ILUMINAÇÃO DE EMERGÊNCIA	LUMINÁRIA INDEPENDENTE COM LÂMPADA FLUORESCENTE, INCANDESCENTE OU NEON DE 15W / 30V			
SINALIZAÇÃO DE EMERGÊNCIA	PLACAS DE ORIENTAÇÃO, SALVAMENTO DE PROIBIÇÃO DE EQUIPAMENTOS DE INCÊNDIO E ALARME			
CLASSIFICAÇÃO				
GRUPO	OCUPAÇÃO	DIVISÃO	DESCRIÇÃO	EXEMPLOS
D - F	SERVIÇO PROFISSIONAL E LOCAL DE REUNIÃO DE PÚBLICO	C-1, F-8	ESCRITÓRIOS E LANCHONETE	ESCRITÓRIOS E LANCHONETE
CARGA DE INCÊNDIO				
OCUPAÇÃO	DESCRIÇÃO	DIVISÃO	CARGA DE INCÊNDIO EM MJ/M²	
SERVIÇO PROFISSIONAL E LOCAL DE REUNIÃO DE PÚBLICO	ESCRITÓRIOS E LANCHONETE	C-1, F-8	700 MJ/M²	
CLASSIFICAÇÃO DAS EDIFICAÇÕES E ÁREA DE RISCO QUANTO À CARGA DE INCÊNDIO				
RISCO	CARGA DE INCÊNDIO MJ/M²			
MÉDIO	700 MJ/M²			

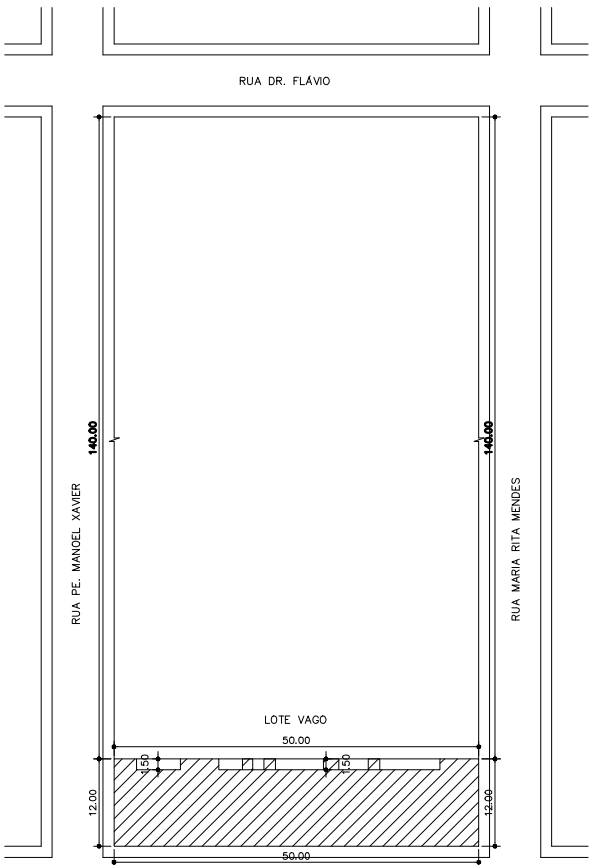

SITUAÇÃO
ESCALA 1:1000

QUADRO DE PLACAS DE SINALIZAÇÃO					
CODIGO	CODIGO	DIMENSÕES	DISTANCIA MÁXIMA	QUANTIDADE	POSIÇÃO
S12	SAIDA	158x316mm	10,00	7	PLANA
S1	SAIDA	158x316mm	10,00	6	PLANA
S2	SAIDA	158x316mm	10,00	7	PLANA
E6	EXTINTOR	224mm	10,00	6	PLANA

FOLHA 01/01	PROJETO PARTE DO MP		INDICADAS
PLANTAS BAIXA, CORTES, FACHADA COBERTURA, SITUAÇÃO E DETALHES	ASSUNTO	PROJETO TÉCNICO DE PROTEÇÃO C/ INCÊNDIO E PÂNICO	
	OCUPAÇÃO	SERVIÇO PROFISSIONAL E LOCAL DE REUNIÃO DE PÚBLICO	
	LOCAL	R. ANTÔNIO RIBEIRO DE AVELAR, Nº 149 BAIRRO OLIVEIRA MORAIS, ITAPECEIRICA - MG	
	LOTE / QUADRA / SETOR		
	PROPRIETÁRIO	RESP. TÉCNICO	
	RODRIGO MÁRCIO DE SOUSA REZENDE CPF: 997.987.356-68	KÊNIO CASSEMIRO CORRÊA CREA-MG: 214.995/D	
	ÁREAS	TERRENO - 600,00m² - ÁREA CONSTRUÍDA(MP) - 165,00m²	
	ADEQUAÇÃO	DATA	
	ROSIMEIRE DIAS	MAIO / 2023	