


PLANTA SEGUNDO PISO (TÉRREO) - NÍVEL +0,50 (N.A.)
ESCALA 1 : 100
ÁREA CONSTRUÍDA = 364,94m²
ANDAR EXCLUSIVO DO MINISTÉRIO PÚBLICO

LEGENDA

- EXTINTOR DE PÓ ABC
- PONTO DE LUZ DE EMERGÊNCIA COM SINALIZAÇÃO DE SAÍDA
- PONTO DE LUZ DE EMERGÊNCIA
- ROTA FUGA ROTA DE FUGA

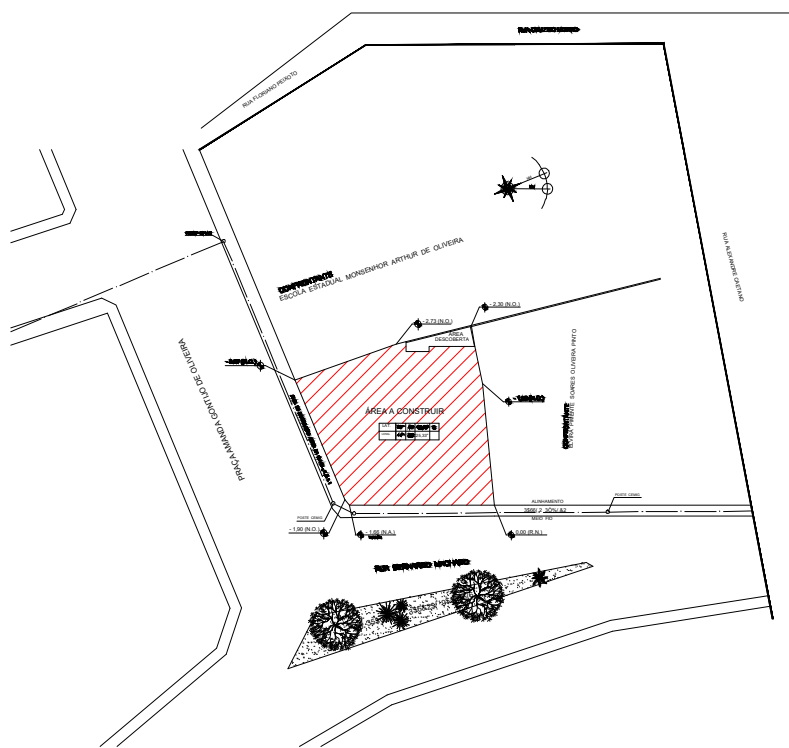

10 PLANTA DE SITUAÇÃO E LOCAÇÃO
ESCALA 1 : 1000

EDIFICAÇÃO	ÁREAS	DESCRIÇÃO	QUANTIFICAÇÃO
		PRIMEIRO PISO	353,71m ²
		SEGUNDO PISO	364,94m ²
		ÁREA TOTAL A CONSTRUIR	718,65m ²

		AG - CONSULTORIA	
		ENGENHARIA CIVIL, AMBIENTAL, ARQUITETURA, TOPOGRAFIA,	
PROJETO CADASTRO TÉCNICO	TÍTULO		PROJETO TÉCNICO DE PROTEÇÃO CONTRA INCÊNDIO
	PROP.		SANDRO BARCELOS VILAÇA E OUTROS
	LOCAL		RUA BERNARDO MACHADO N. 95 - BAIRRO: CACHOEIRA - PITANGUI/MG.
	AUTOR DO PROJETO		HENRIQUE GOMES FERREIRA DA S. TRINDADE
	ASSINATURA		CREA MG-89.200/D.
	AUTOR DO PROJETO		ALEX MOREIRA LOPES
	ASSINATURA		CREA MG-250.687/D.
	ENDEREÇO		RUA TREZE DE MAIO, Nº12- 1º ANDAR-CENTRO
	PEÇAS GRÁFICAS		(37) 3271-4772
	PLANTA BAIXA - 2 PISO (TÉRREO)		02/03
QUADRO DE ÁREAS, SITUAÇÃO E LOCAÇÃO			