


INFRAESTRUTURA PARA Bomba de Incêndio – 1º PAVTO – PLANTA
ESCALA 1:75

PLANTA PAVIMENTO TÉRREO/LAYOUT

ESCALA1/75


QDC – DESENHO DE MONTAGEM

SEM ESCALA

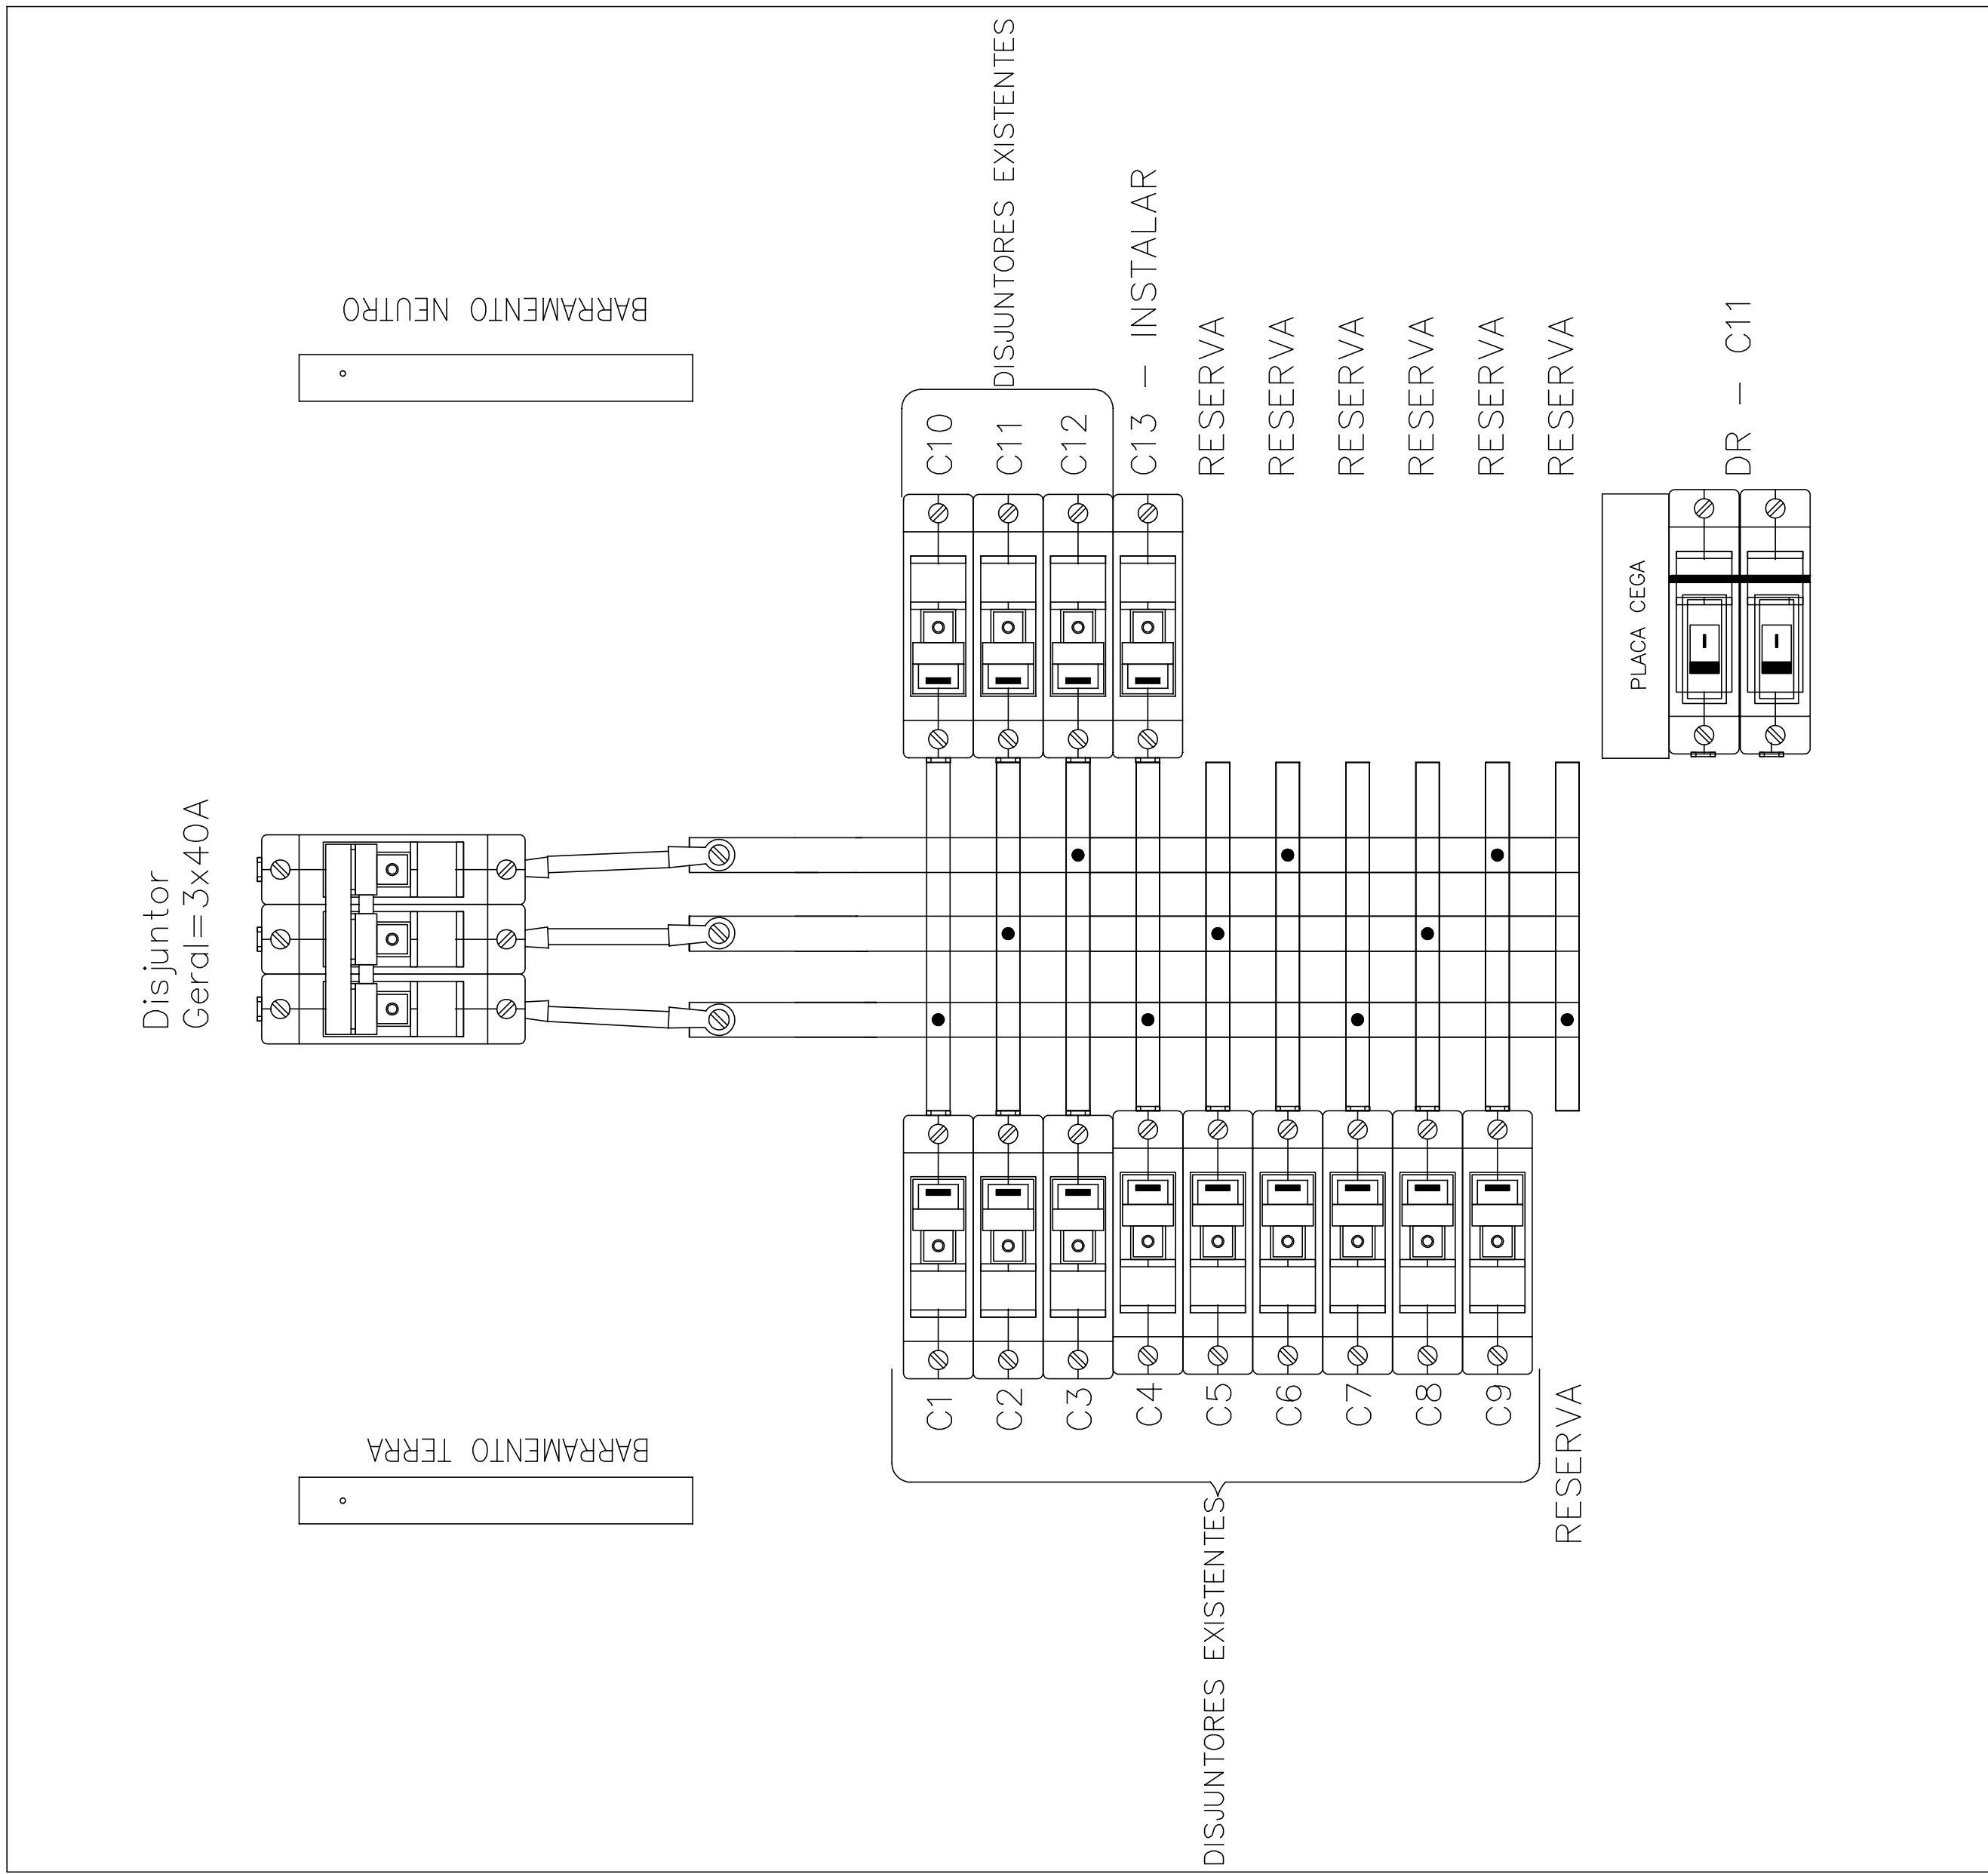

QDC – DIAGRAMA UNIFILAR

SEM ESCALA

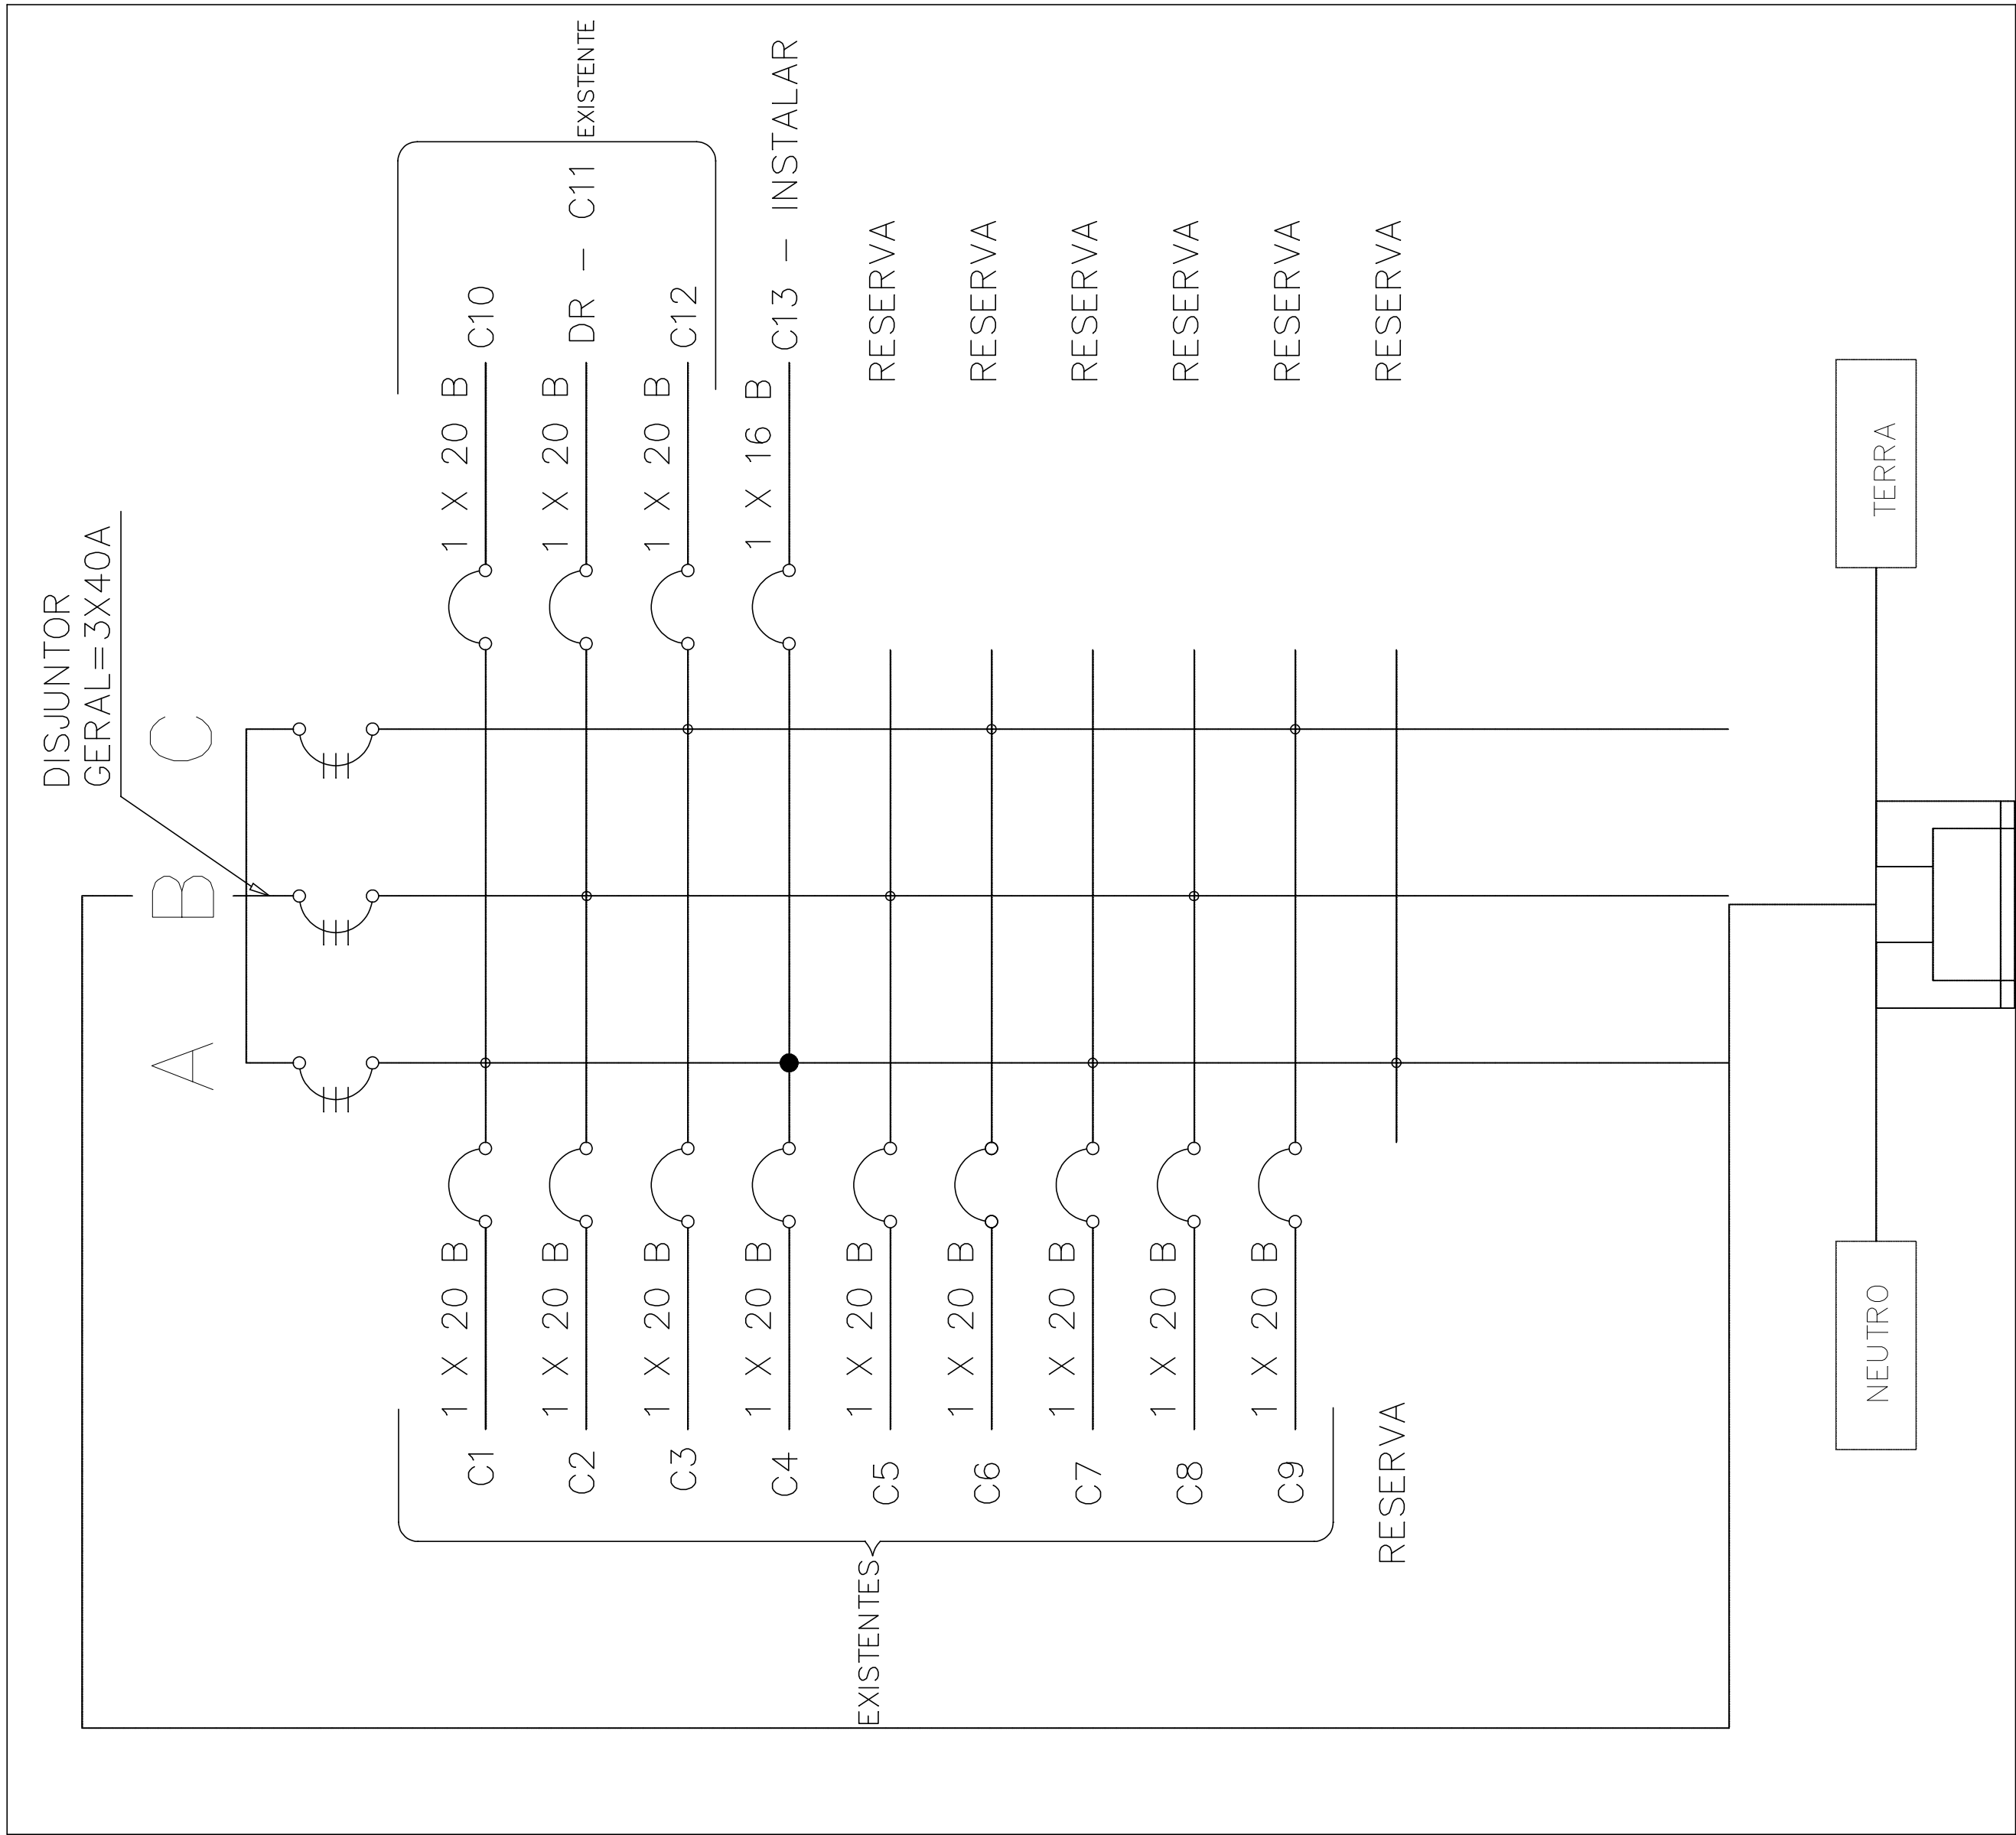

SIMBOLOGIA:

- ELETRODUTO FLEXIVEL
- TOMADA H=1,300M DO PISO
- INDICAÇÃO DE FIAÇÃO: TERRA, FASE E NEUTRO
- QUADRO DE CIRCUITOS EXISTENTE.

TABELA DE EQUIVALENCIA DE ELETRODUTOS		
POLEGADAS	em PVC	em Aço
1/2"	20mm	16mm
3/4"	25mm	20mm
1"	32mm	25mm
1 1/4"	40mm	32mm
1 1/2"	50mm	40mm
2"	60mm	50mm
2 1/2"	75mm	65mm
3"	85mm	80mm
4"	110mm	100mm